

NO	名 称	備 考
①	パ ッ ク 幕	右端、防炎用ハ 2倍ヒダ 寸法 W6500X H2300 1枚
②	袖 幕	右端、防炎用ハ 2倍ヒダ 寸法 W2400X H2300 1枚

番号	名 称	数量	昇降行程	大きさ (mm)	形 式	速度 M/min	電動機 出力 kW/馬力	許容荷重	備 考
1-3 4-6	軌間11(1)・(2)昇・降	4	12300	40A X 6000	電動ワイヤードラム式	10	0.75kW φ4X 3	150Kg	ボタン取付式
2・5	軌間11(1)・(2)中	2	11500	40A X 8500	電動ワイヤードラム式	10	0.75kW φ4X 4	200Kg	ボタン取付式 減速シャフト
7	絞 り 着 梯	1	11300	40A X 22500	電動ワイヤードラム式	30	0.41kW X 23 2.2t X 16 φ4 X 3 φ4 X 16	350Kg	R加工、電圧降 鋼線2股ヒズ W=22.5mm X H11.3m
8	ボタン (1)	1	9500	40A X 16950	電動ワイヤードラム式	10	1.5 kW φ4X 8	400Kg	R加工
9	ライトボタン (1)	1	9500	40A X 16500	電動ワイヤードラム式	10	2.2 kW φ4X 8	450Kg	R加工
10	ライトボタン (2)	1	9500	40A X 13000	電動ワイヤードラム式	10	2.2 kW φ4X 6	400Kg	
11	ボタン (2)	1	9500	40A X 13000	電動ワイヤードラム式	10	1.5 kW φ4X 6	300Kg	


Architectural site plan for the Yamanashi Prefectural Sports Center. The plan shows the layout of the main hall, outdoor arena, and surrounding facilities. Key features include:

- Main Hall:** A large rectangular building with a curved roofline, featuring a central atrium and multiple levels. Dimensions include 11,000m (width) and 9,600m (length).
- Outdoor Arena:** A large, curved structure at the bottom of the plan, likely for sports events. Dimensions include 9,500m (width) and 1,500m (length).
- Surrounding Facilities:** Various smaller buildings, parking areas, and service areas are shown around the main hall and arena.
- Grid System:** The plan uses a grid system with horizontal lines labeled 1 through 8 and vertical lines labeled A1 through A2.
- Dimensions:** Numerous dimensions are provided throughout the plan, including overall dimensions (e.g., 11,000m x 9,600m) and detailed measurements for individual sections.
- Annotations:** Various annotations are present, including "イベントホール" (Event Hall), "屋外競技場" (Outdoor Arena), and "駐車場" (Parking).


The plan is a detailed technical drawing intended for construction purposes, showing the precise layout and dimensions of the proposed sports center.

工事名	戸田競走場総合施設
名称	イベントホール
得意先	栃木県競馬組合
No. 1	8.2.14

工事名	戸田競走場総合施設改善第2期工事		
名称	イベントホール 平面図		
得意先	株式会社 森平舞台機構		
No. 1	工事開始年月日	工事完了年月日	図面枚数(組数)
	8. 2. 14	12. 50	3
森平舞台機構株式会社			
TEL 東京 (03) 3842 3162 (本代表)			

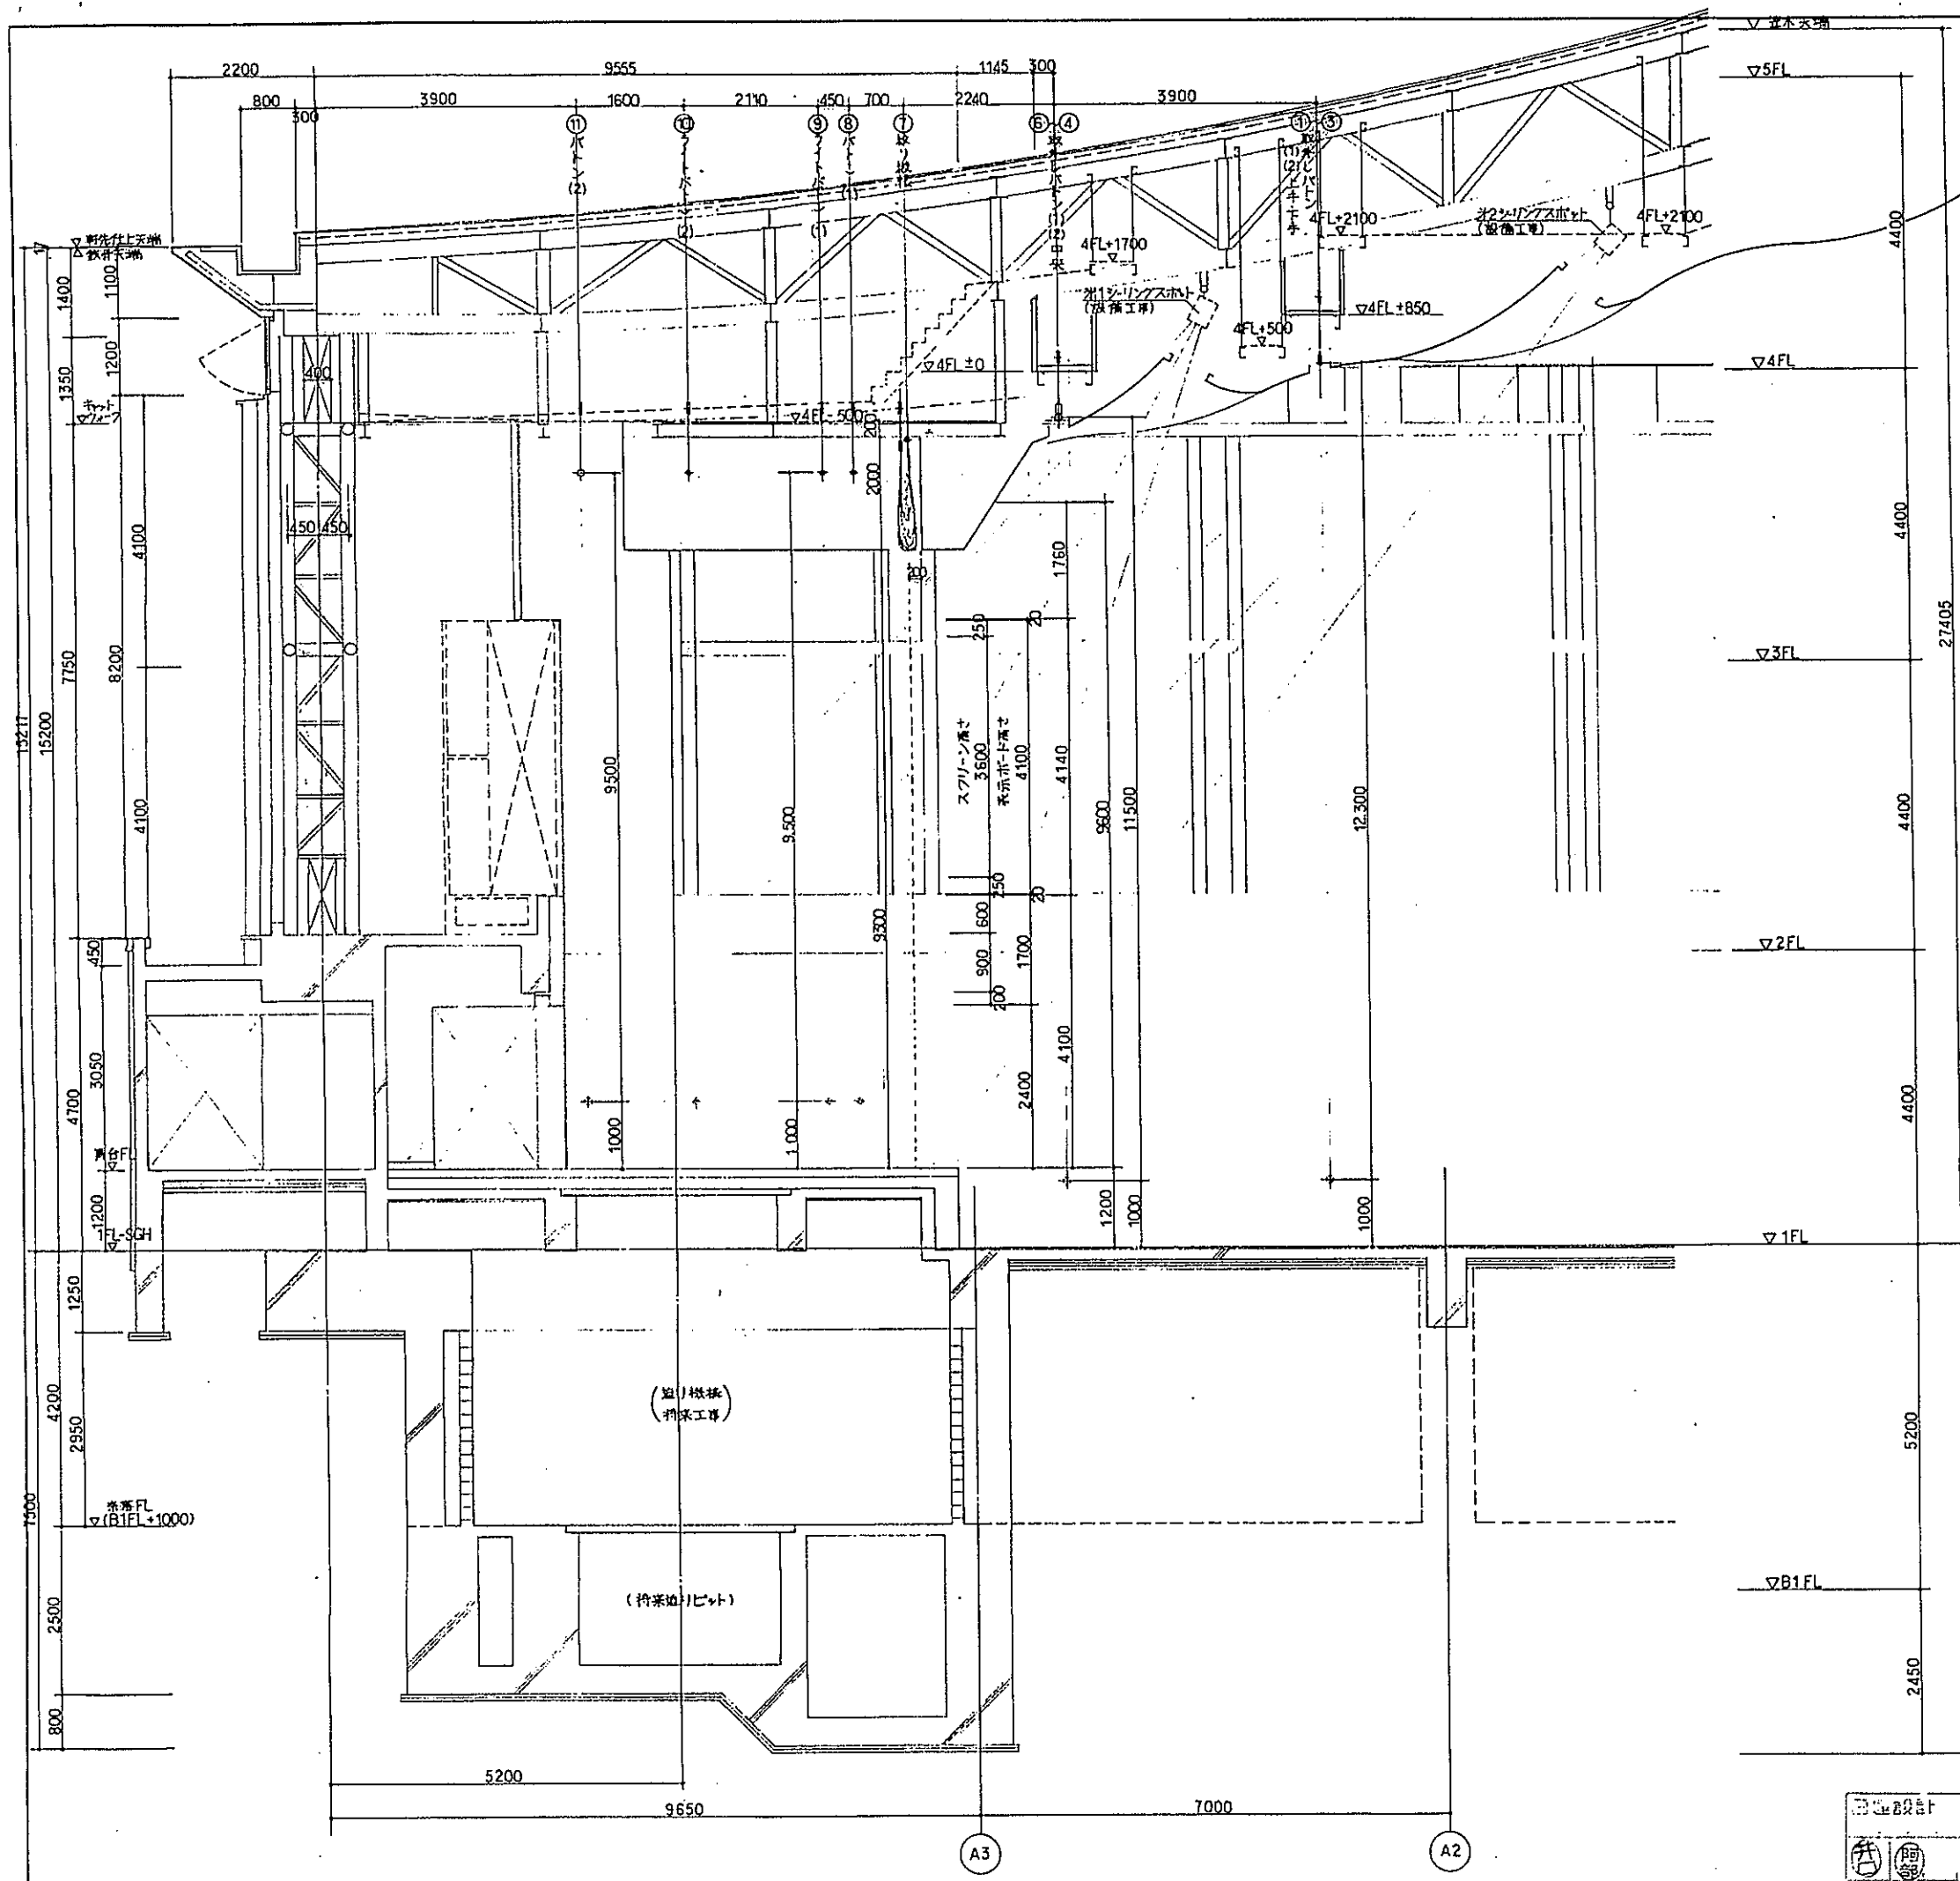


工事名	戸田競走場総合施設改善第2期工事		
名称	イベントホール断面図		
得意先	竹中・フジタ・佐藤・森平・斎藤・川口特別共同企業体		
No.2	6.10	1/50	(4)
森平舞台機構株式会社			
TEL 東京 (03) 3842-1621 (代表)			

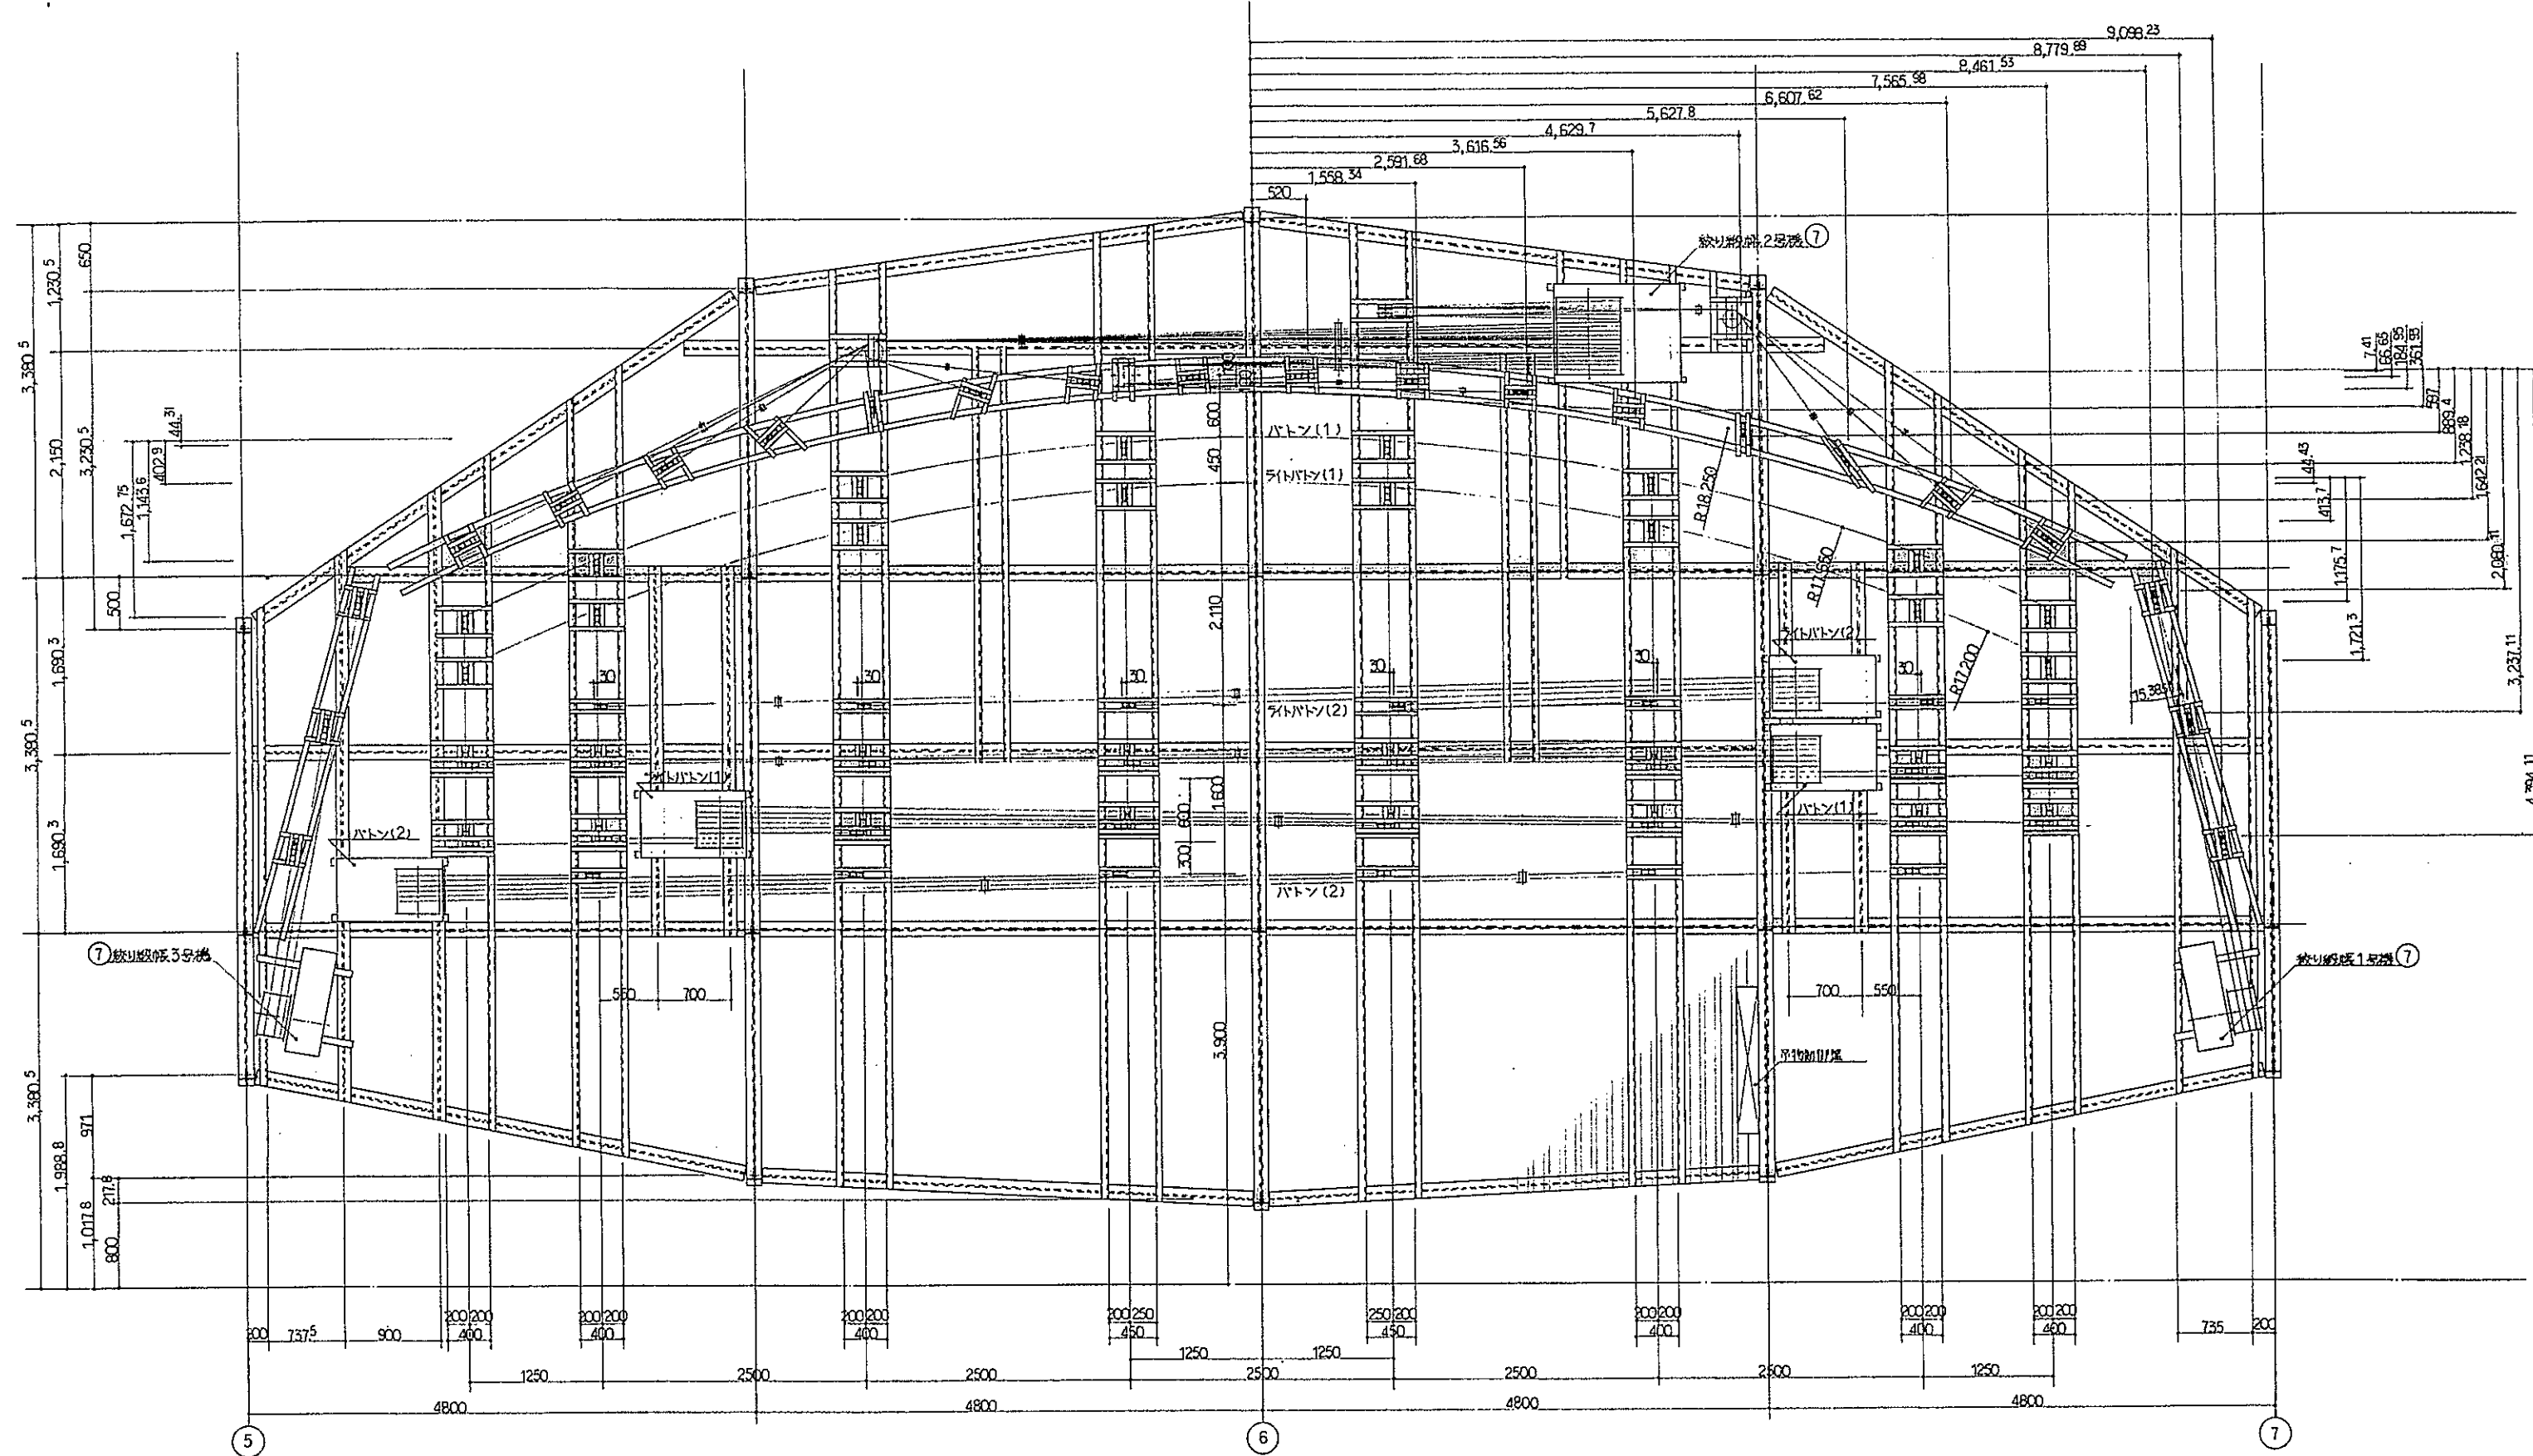

工事名 戸田競走場総合施設改善第2期工事			
名称 すの子 機器配置図			
得意先 川中・フジタ・佐藤・松本・森・川口・河野・加藤・森田			
No.5	年月日	縮尺	単位
	H8. 5.	1/30	
森平舞台機構株式会社			
TEL 東京 (03) 3942-1621 (大代表)			


※左右対称

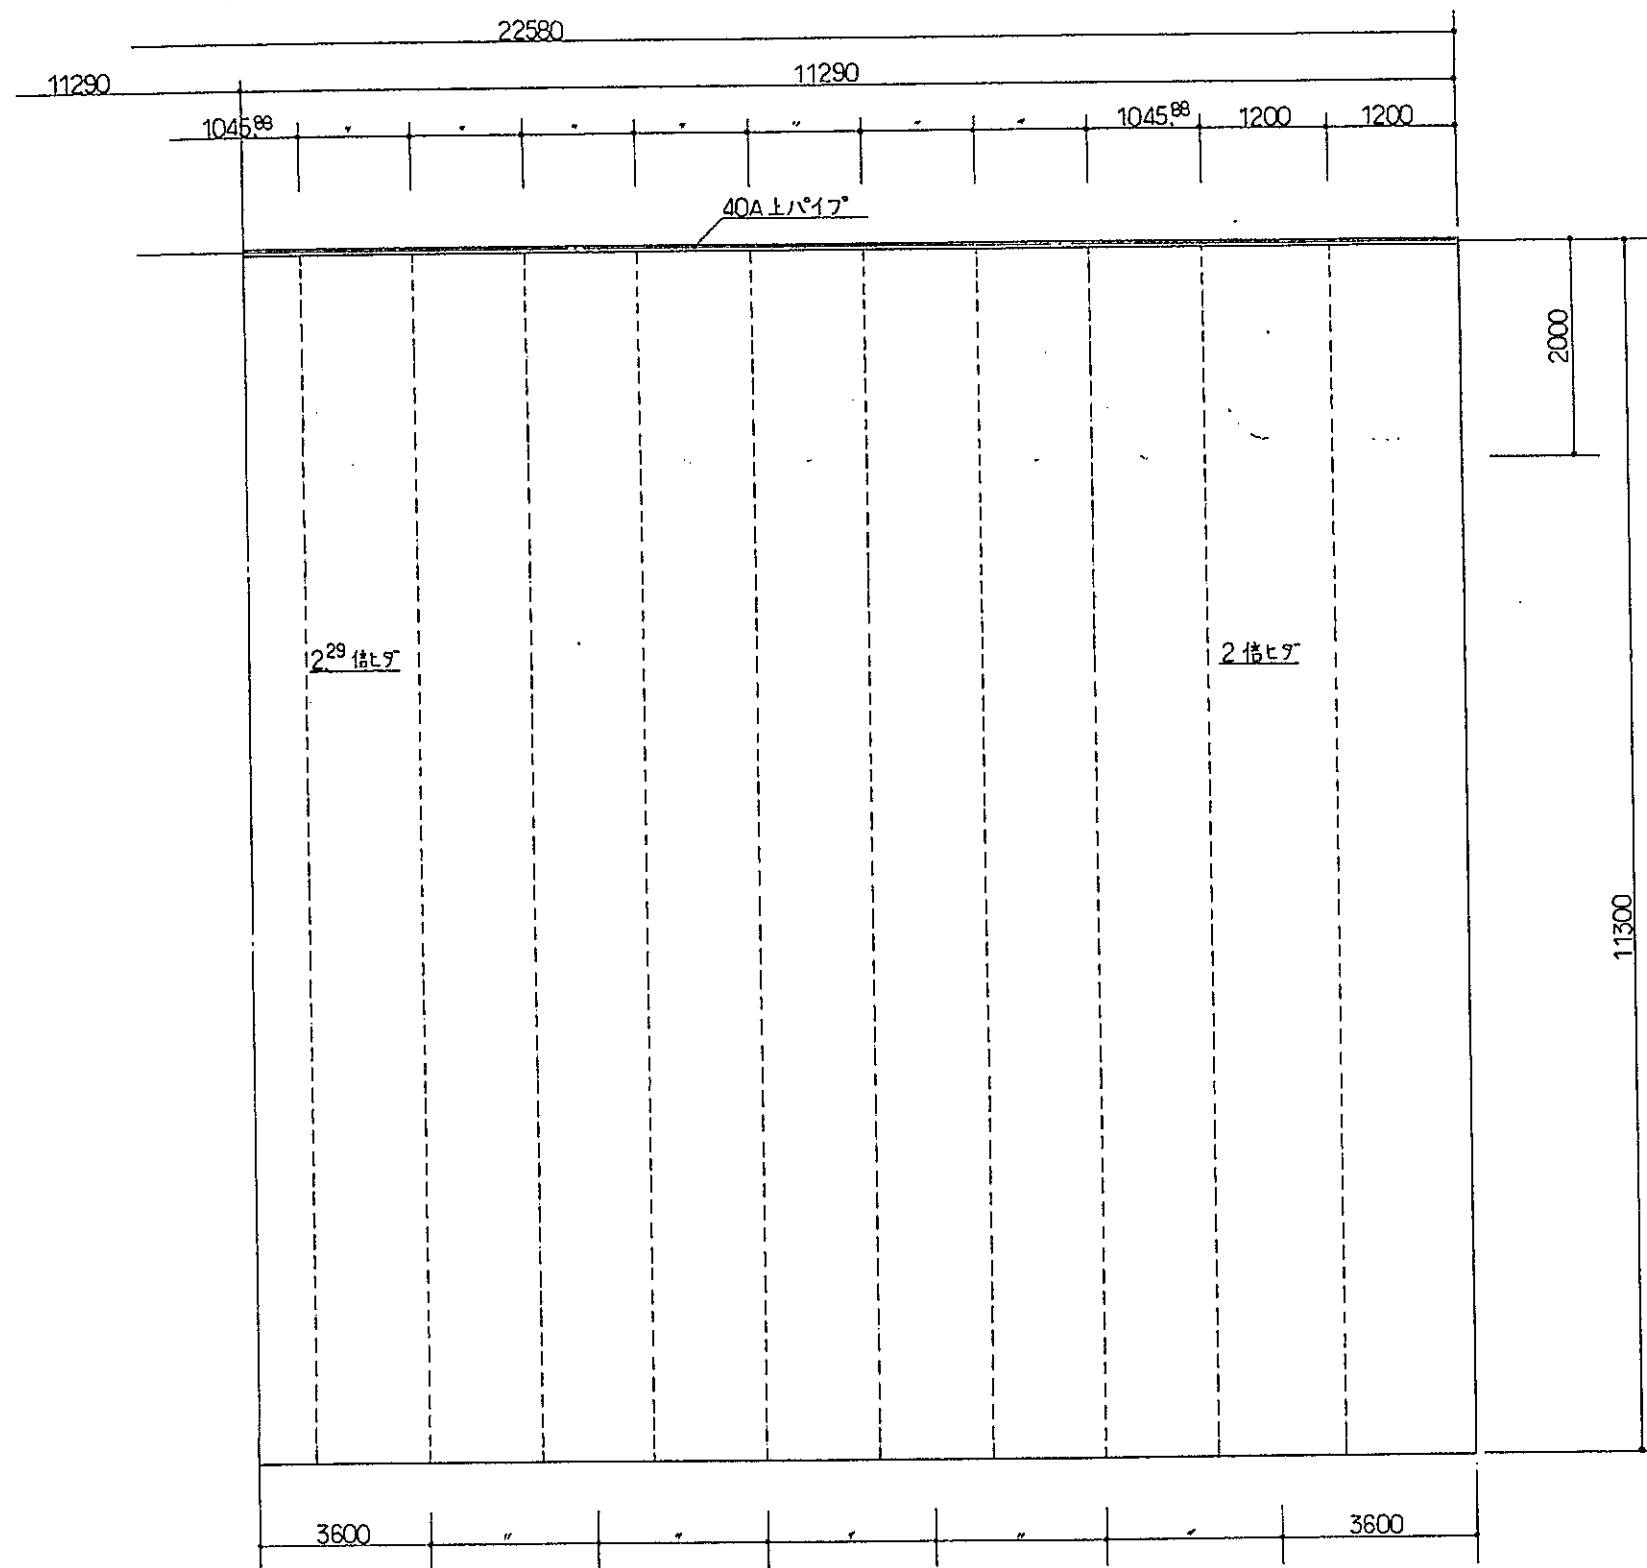




絞り綴帳布仕様

布	地	ヒダ数	員数	寸法(仕上)
別	格	2.29倍 2	1枚	W 22580 × H 11300

工事名	戸田競走場総合施設改善第2期工事			
名称	絞り綴帳図			
得意先	竹中・フジ・佐藤・松栄・斎藤・川口特別共同企業体 殿			
No.9	年月日	縮尺	検印	設計
	H8. 5.	1/50		(印)
森平舞台機構株式会社				
TEL 東京 (03) 3842-1621 (大代表)				

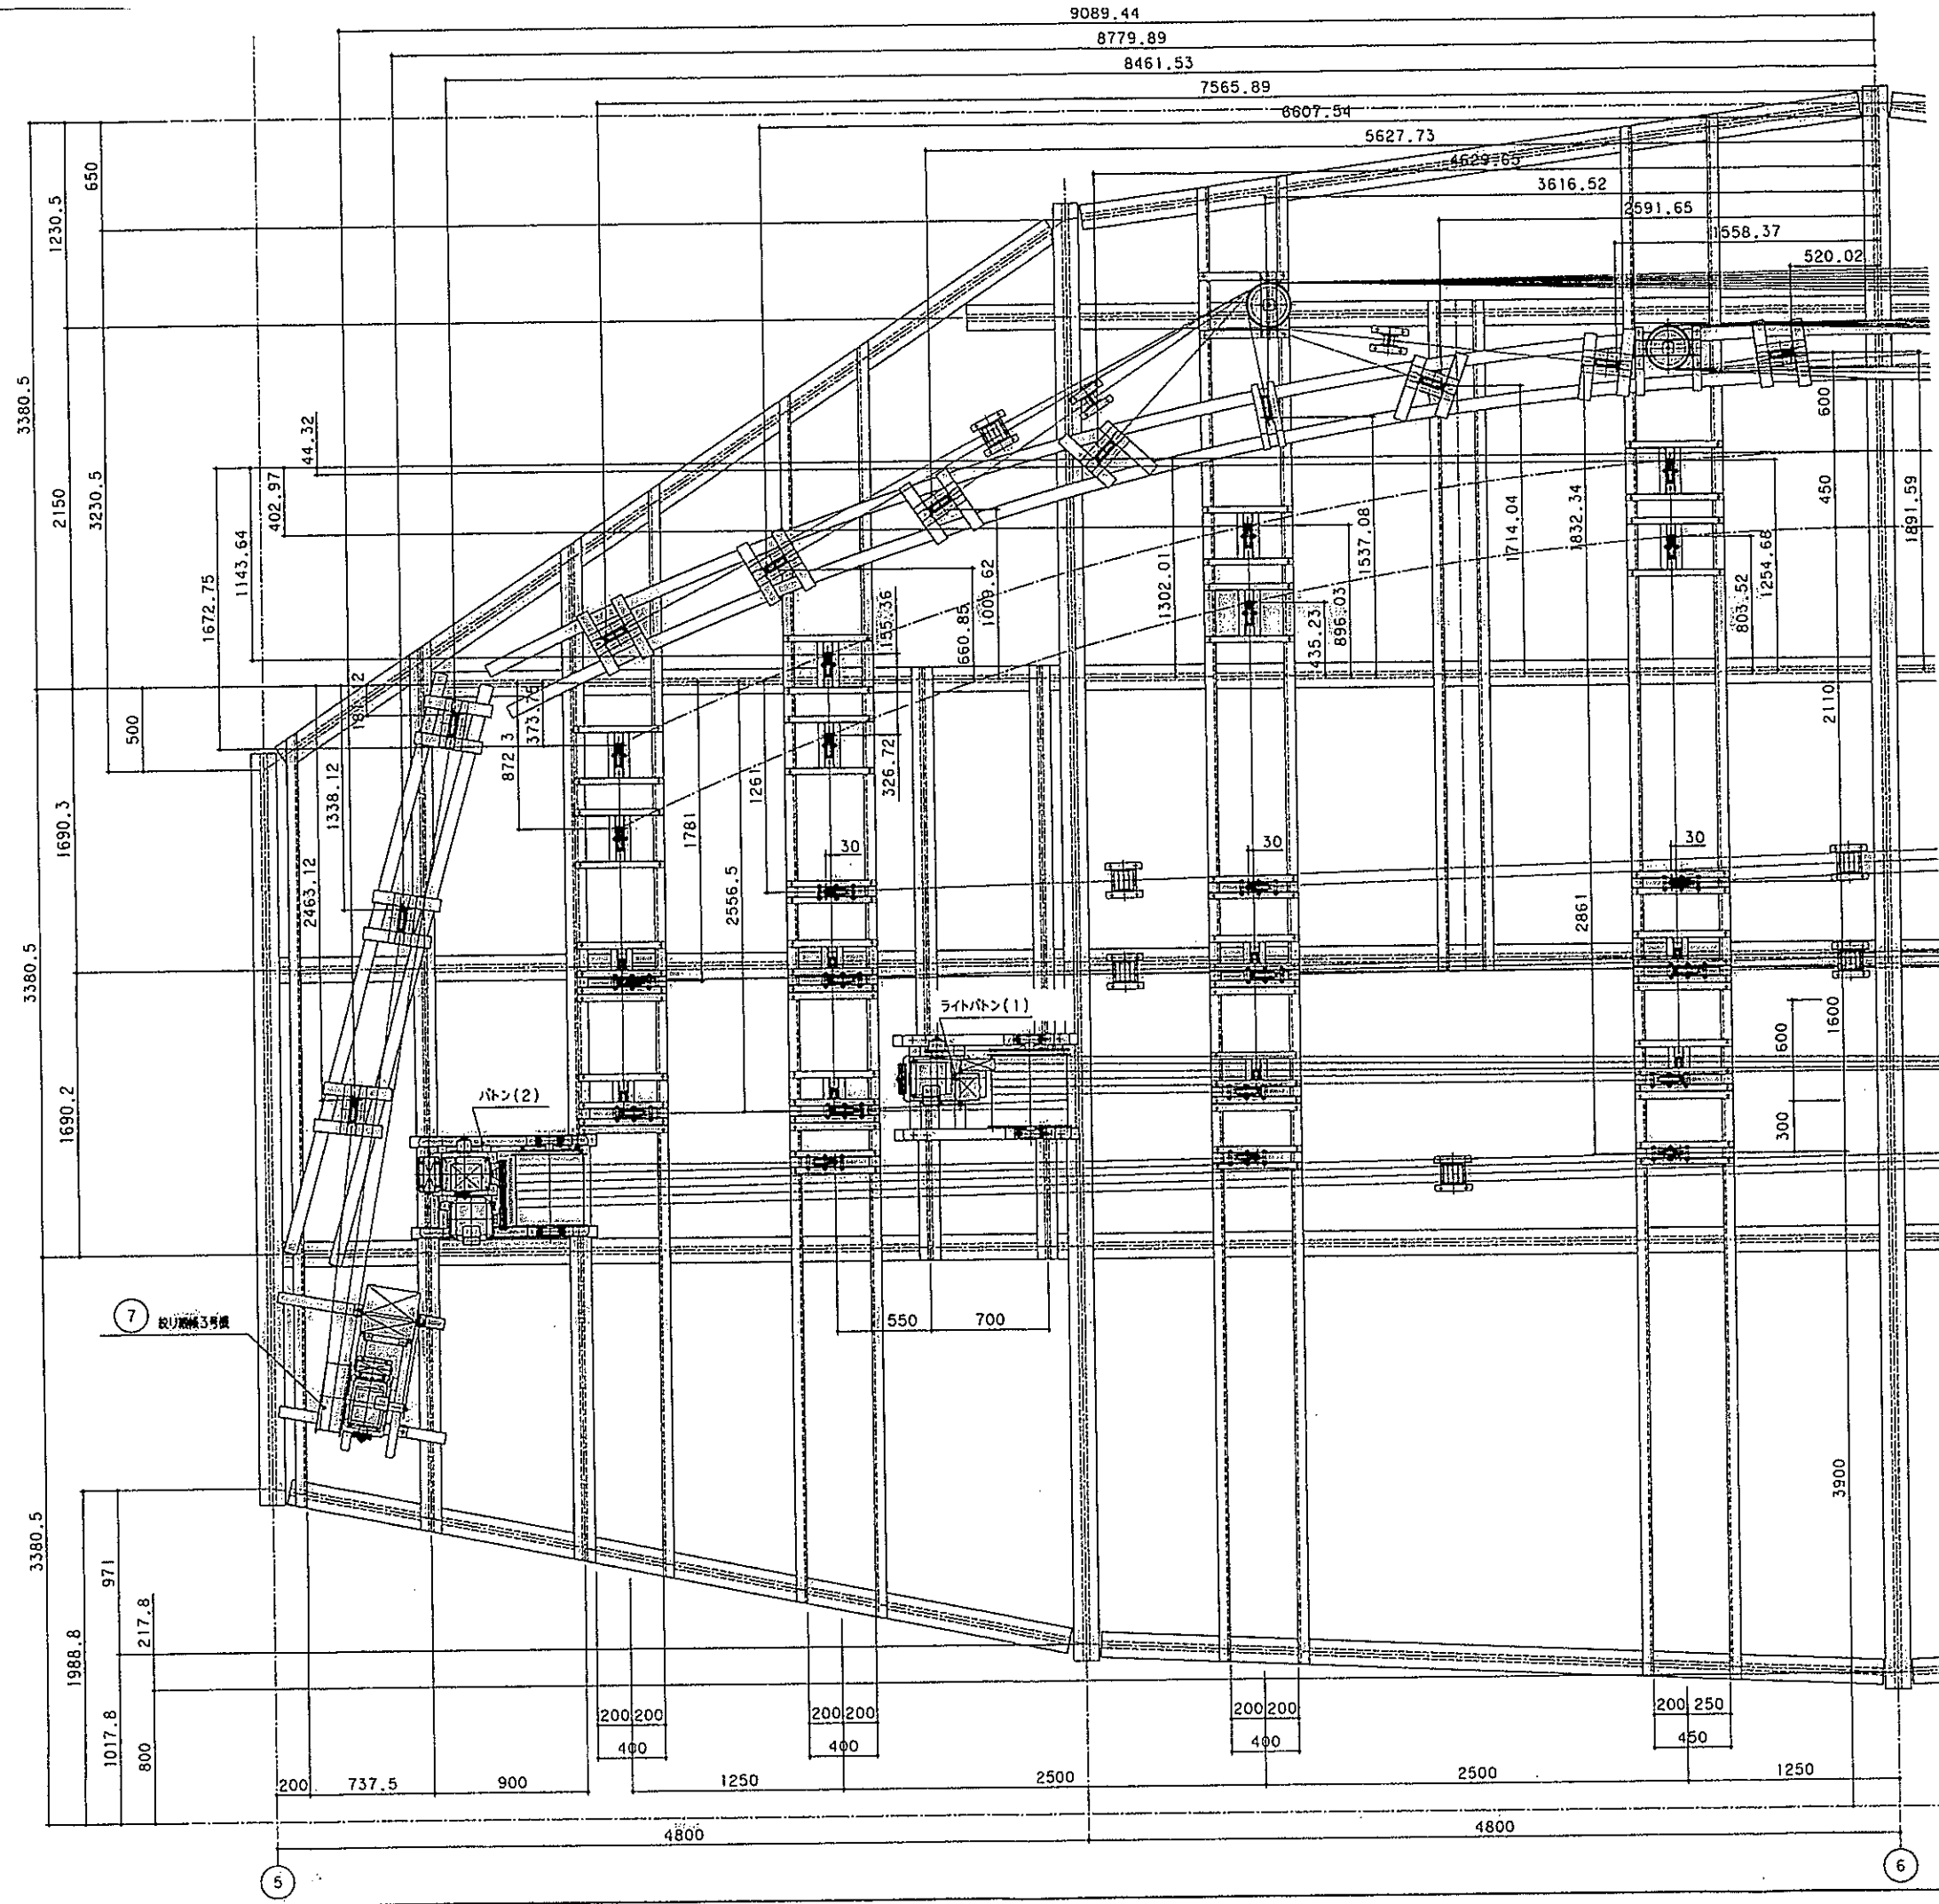


工事名	戸田競走場総合施設改善第2期工事
名称	すの子機配置図(1)
得意先	竹中・フジタ・佐藤・松本・斎藤・川口特別共同企業体
No.11	8.6.12 1/20
森平舞台機構株式会社	
TEL 東京(03)3842-1621(大代表)	

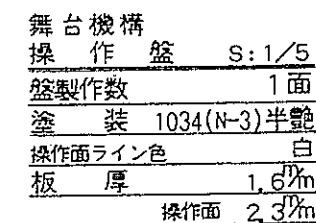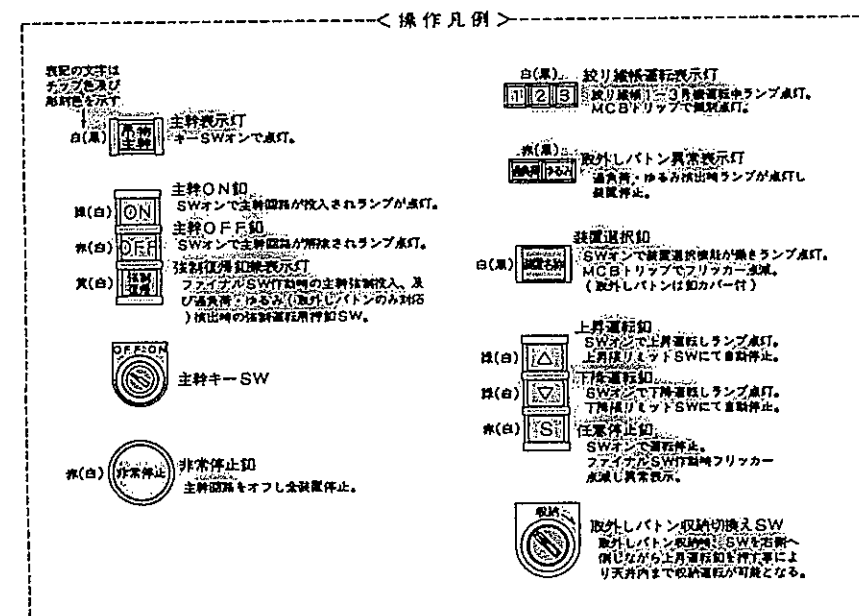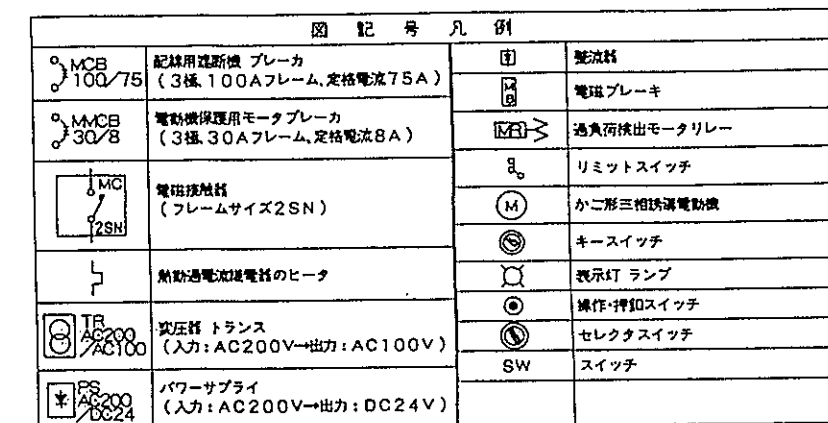


工事名 戸田競走場総合施設改善第2期工事				
名称		舞台機構系統図、操作盤		
得意先		竹中、フジタ、佐藤、松本、斎藤、川口特別共同企業体 殿		
No.	E-2	年月日	125 NON	特
森平舞台機構株式会社				
TEL 東京 (03) 3842-1621 (大代表)				


正 面 图

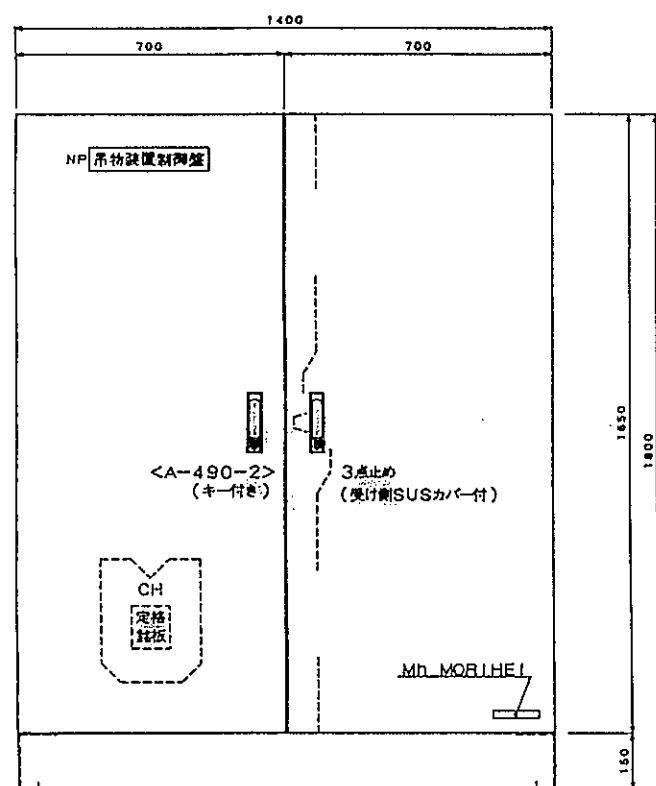

側面図

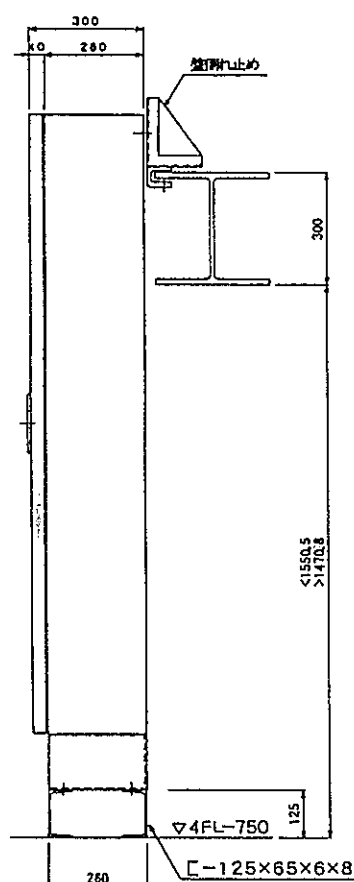

制御盤内部配置図 S:1/10

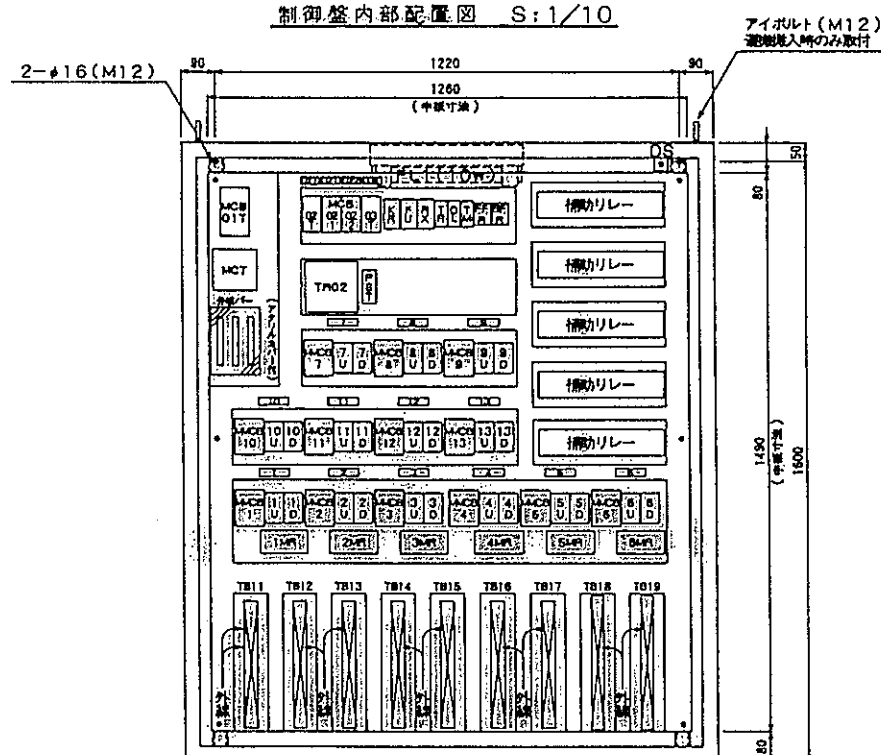


記号	刻印文字	容量	記号	刻印文字	容量
MCB01T	吊物主幹	100/75	MMCB5	取外レバトン1中央	0.75 kw
MCB02T	操作電源1次	30/5	MMCB6	取外レバトン1下系	0.75 kw
MCB021	吊物操作電源	30/5	MMCB7	取外レバトン2上系	0.75 kw
MCB022	原形取貨電源	30/3	MMCB8	取外レバトン2中央	0.75 kw
MCB03T	指示灯電源	30/5	MMCB9	取外レバトン2下系	0.75 kw
MMCB1	放り線機1	0.4 kw	MMCB10	バトン1	1.5 kw
MMCB2	放り線機2	2.2 kw	MMCB11	バトン2	1.5 kw
MMCB3	放り線機3	0.4 kw	MMCB12	ライトバトン1	2.2 kw
MMCB4	取外レバトン1上系	0.75 kw	MMCB13	ライトバトン2	2.2 kw

使用部品一覽


名 称	型 式	メーカ一
配線用遮断器	EA103B/75AT EA32/5AT, 3AT EA33M/10AT, 8AT, 4AT, 2.6AT	富士電機
電磁接触器	SC-2SN(AC100V, 補助接点4φ4D) SC-03RM, SC-0RM	富士電機
電磁接触器	SW-10N SW-1N	富士電機
補助接触器	SH-4	富士電機
補助リレー	HH54P-L(ソケットTP514X)	富士電機
フリツカーリレー	JH13PN(ソケットTP38X)	富士電機
タイマリレー	ST7P-2(ソケットTP88X)	富士電機
モータリレー	K2CM-2LSA(制御電圧200V, 電流レンジ2~8A)	オムロン
パワーサプライ	SR60-24(DC24V3, 3A出力)	ネミックラム
トランス	TRH500-21E(500VA, AC200V/AC100V)	東洋技研
表示灯	WH・CHシリーズ(LED照光)	サンミューロ
照光押釦SW	WHシリーズ(LED照光)	サンミューロ
キーSW	ASS2K10N(右不抜き)	和泉電気
セレクトSW	ASS2111N(右スプリングリターン)	和泉電気
押釦	ABGS302N(取付穴φ25, コンタクト端子カバー付)	和泉電気
筐内蛍光灯	FW11012P(10W蛍光灯)	松下電工
ドアSW	Z-15GW2-B	オムロン
端子台	ATL-10, ATL-15L	東洋技研

底面图

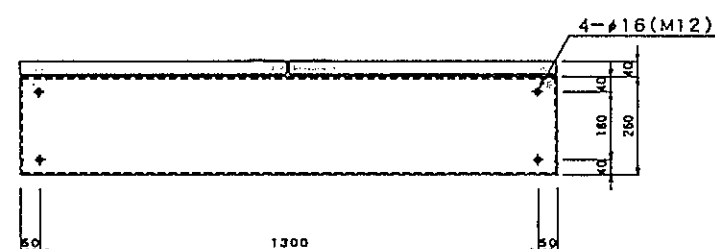

吊物裝置	
制 御 盤	S:1/10
盤製作数	1 面
塗 装	1034 (N-3)半艶
板 厚	2.3mm

工事名 戸田競走場総合施設改善第2期工事				
名称 舞台機構系統図、操作盤				
得意先 竹中・フジタ・佐藤・松栄・斎藤・川口特別共同企業体 股				
No.	E-3	発注月日 8. 2. 20	納期 1/10	備考 (調) (機)
森平舞台機構株式会社				
TEL 東京 (03) 3842-1521 (大代表)				

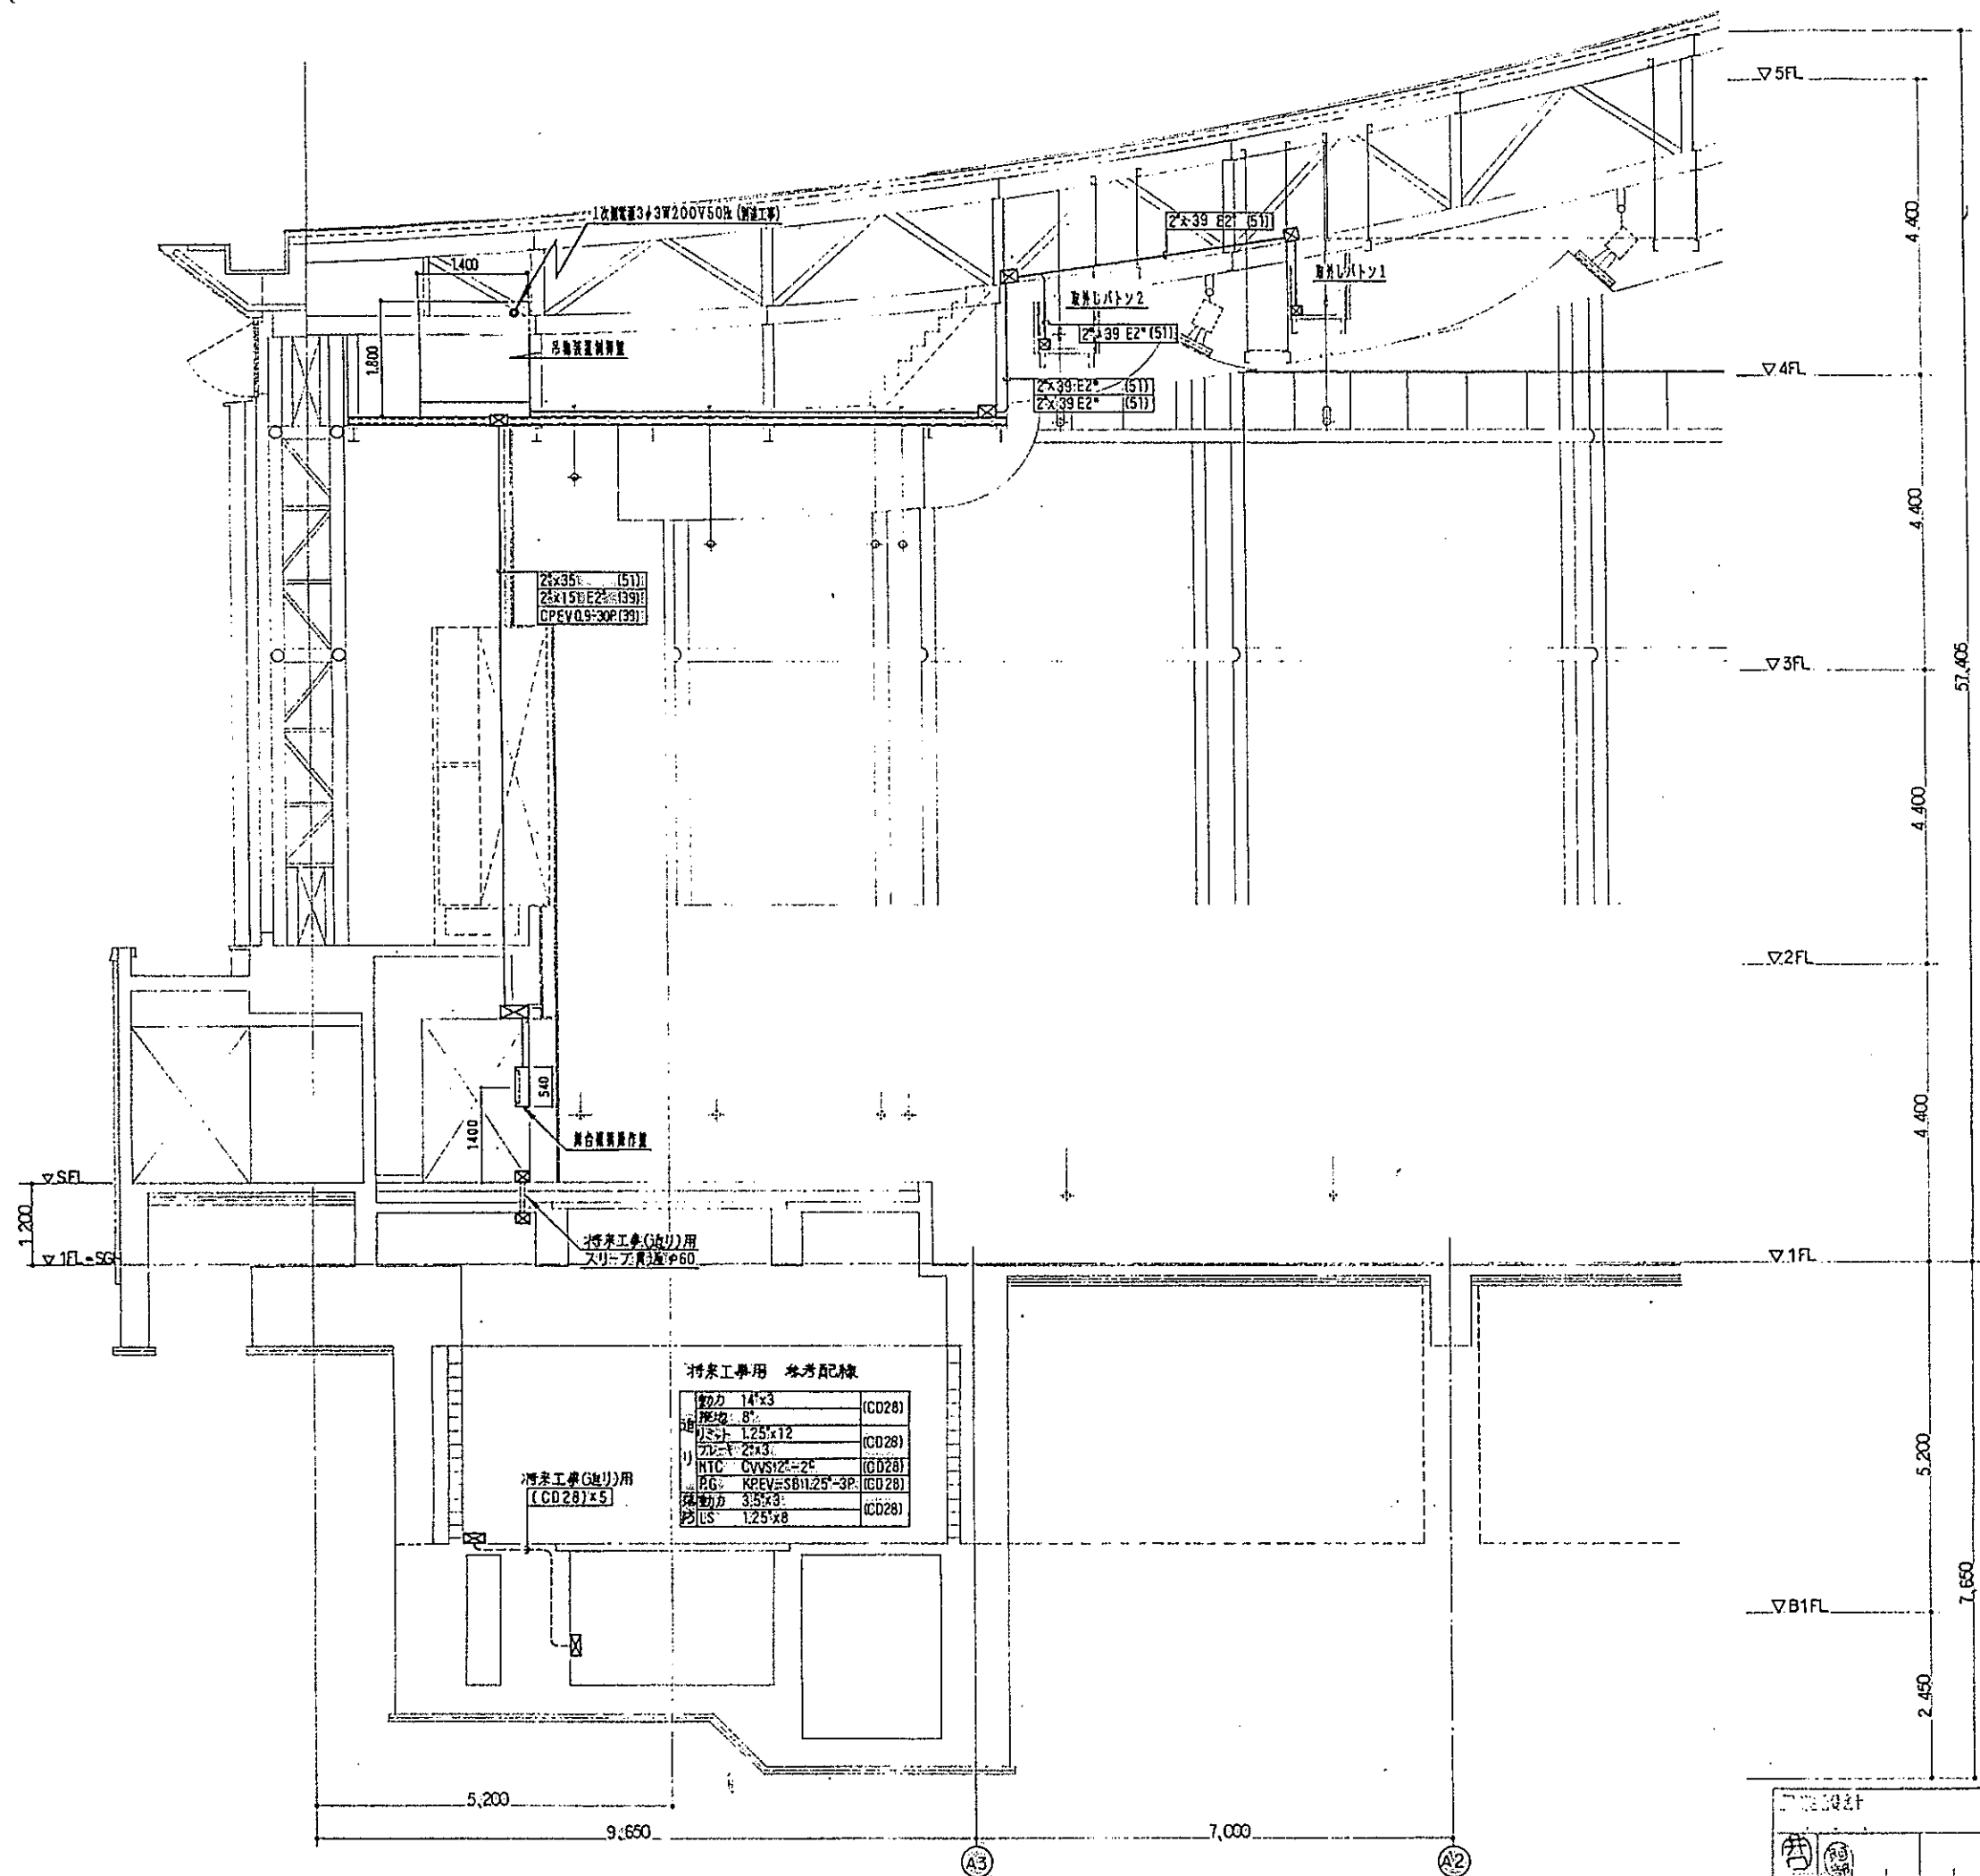

工事名	戸田競走場総合施設改修第2期工事		
名称	配管配線図 (断面図)		
得意先	仲・フジ・佐藤・松本・川口特別共同企業体		
No.	E-5	8.2.20	1/50
森平舞台機構株式会社			
TEL 東京 (03) 3842-1621 (大代表)			